


河川工作物改良工法の検討


—斜里町—

斜里町導水管改良イメージ

改良前

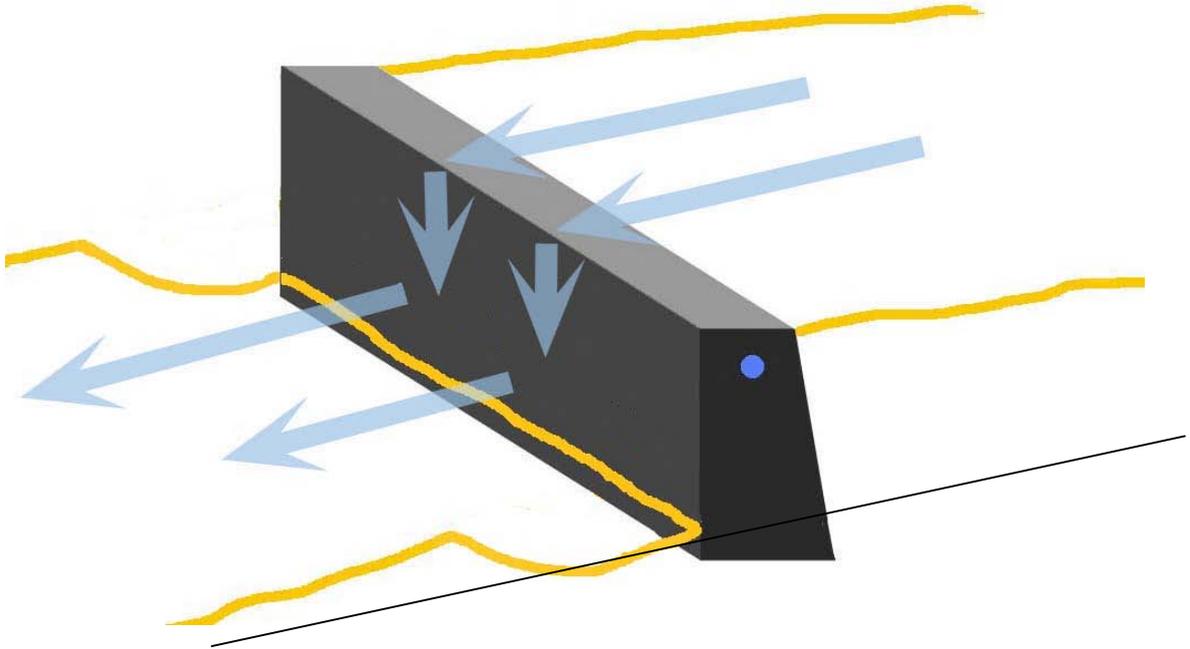


改良後

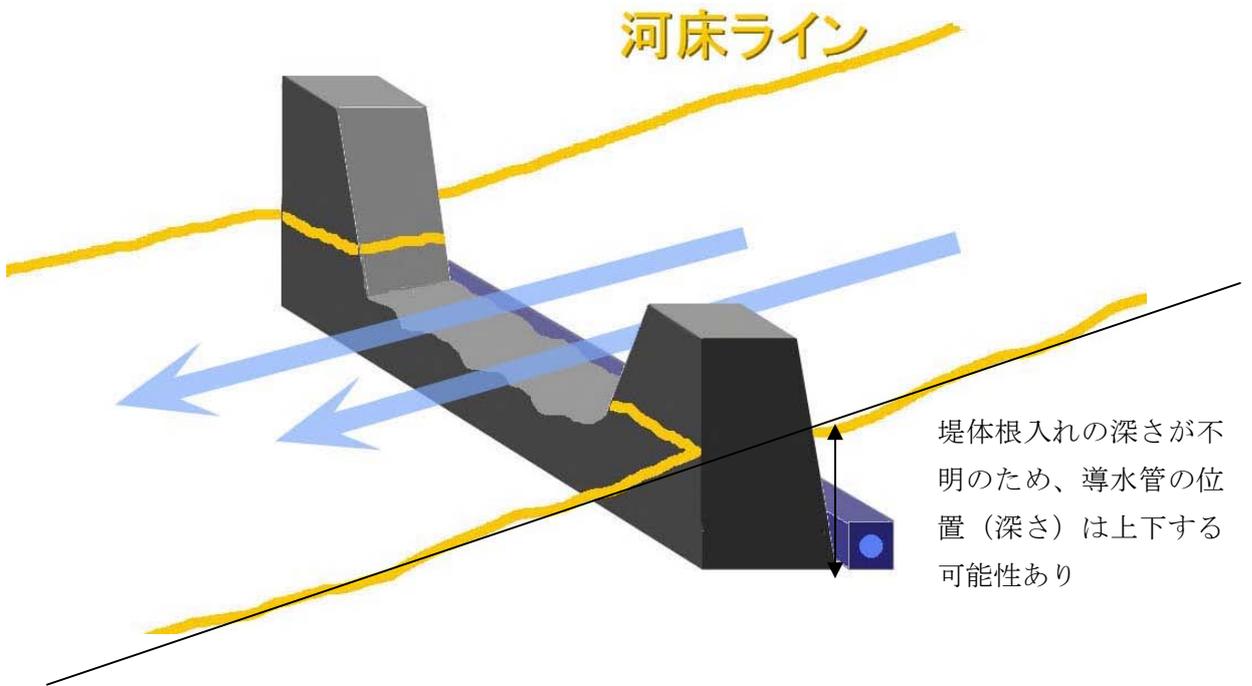

河川工作物詳細図(導水管)


平面図

S=1:200

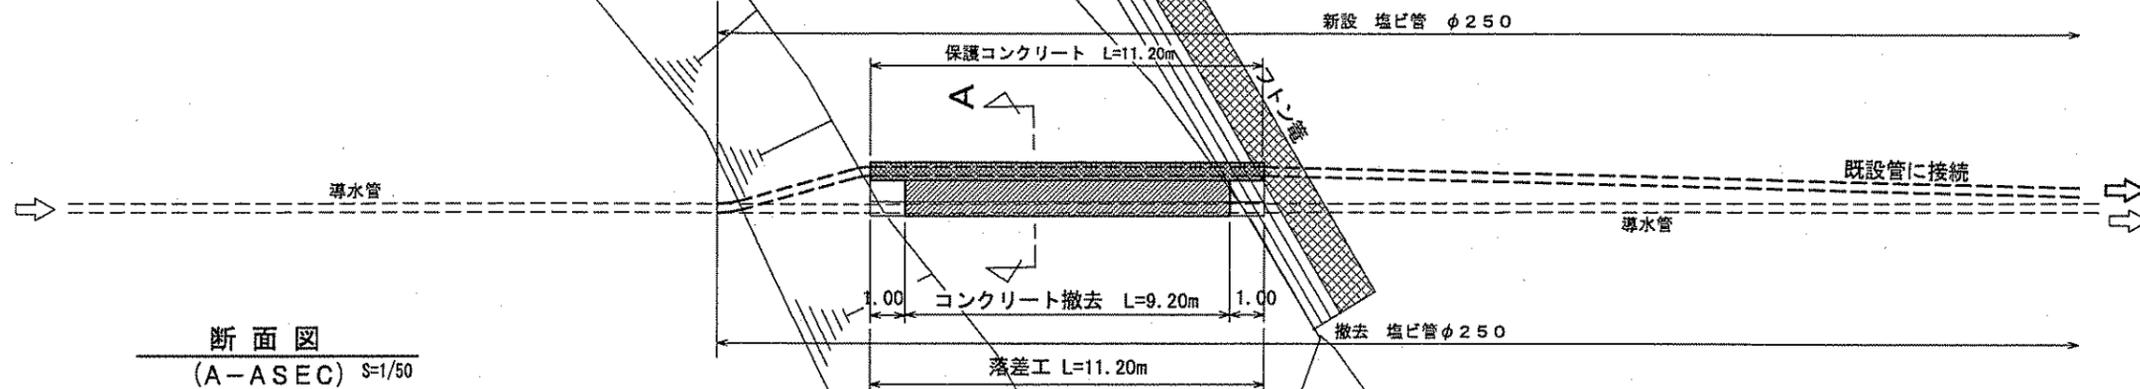


断面図

(A-A SEC) S=1/50

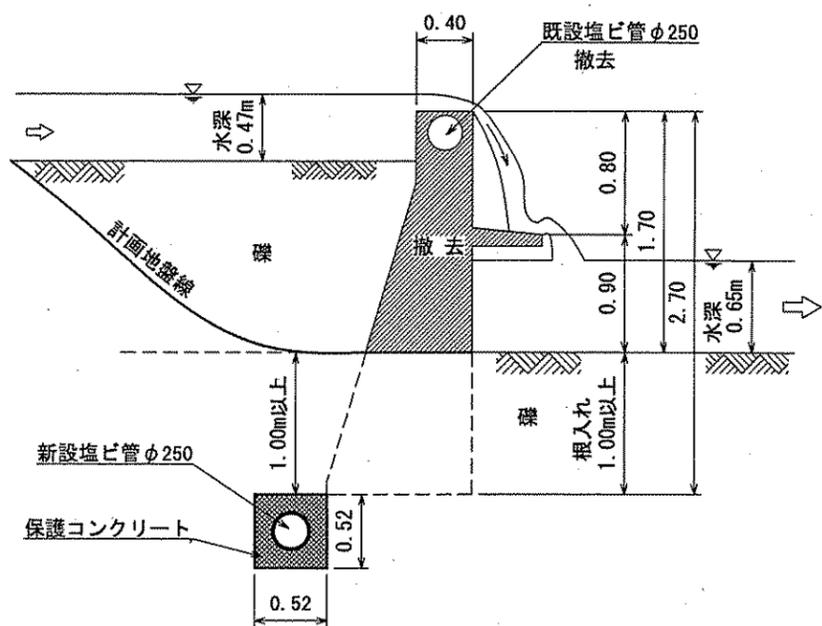

縦断図

S=1:200

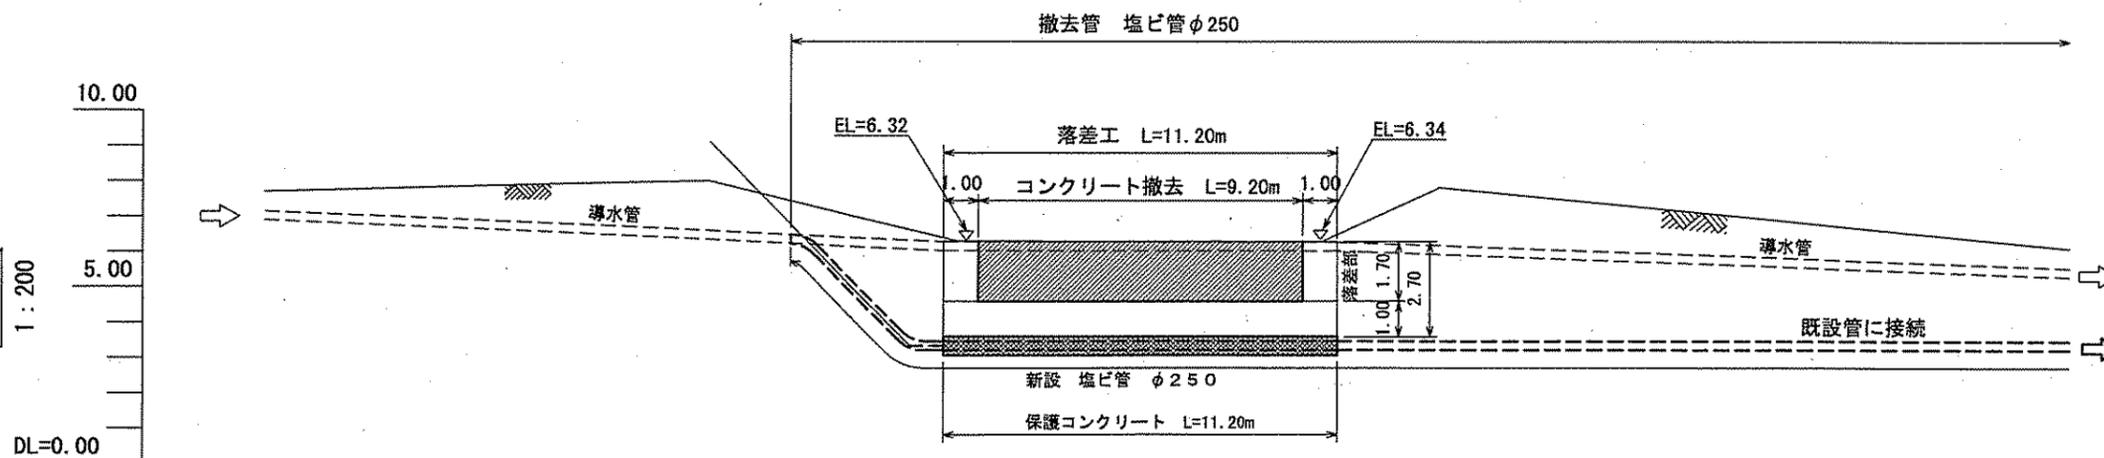

年度	平成19年度
工事名	岩宇別川支流 赤イ川工作物
図面名	河川工作物詳細図(導水管)
縮尺	縦平面図
設計年月日	図示 図面番号